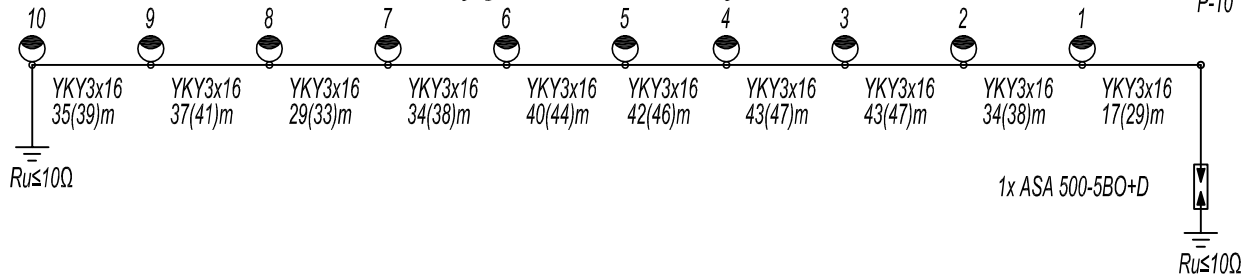




 
(zasilanie z ST TR Nr. 7-921
-jednofazowy obw. oświetleniowy)

 
istn. $\frac{7}{P-10}$

ul. Zygmunta III Wazy



LEGENDA

- istn. słup linii napowietrznej z obwodem oświetleniowym
-  proj. latarnia LT 16/04 kompletna na fundamencie prefabrykowanym typ C (F-150) ze źródłem SON-T PLUS 150W
- proj. linia kablowa typu YKY
-  proj. odgromnik 1x ASA 500-5BO+D
-  proj. uziemienie $R_u \leq 10\Omega$

	Projektowanie Urządzeń i Instalacji Elektr. ELEKTROENERGETYKA-WOJCIECH GRUDZIŃSKI ul.Modlińska 10 lok.U2,15-066B-stok,tel.7432630	Nr rys. 2	
Investor	Urząd Gminy Korycin Ul. Knyszyńska 2a 16-140 Korycin		
SCHEMAT URZĄDZEŃ ELEKTRYCZNYCH			
Adres	Korycin, ul. Zygmunta III Wazy, dz. nr 376/20, 400		
Przedmiot rysunku	Budowa linii oświetleniowej kablowej	Skala 1:500	
	Imię i Nazwisko	Nr uprawnień	Podpis
Projektant	WOJCIECH GRUDZIŃSKI	BŁ/138/92	
SPRAWDZAJĄCY	MAREK JODKOWSKI	BŁ/63/02	
WSPÓŁPRACA	SUWAŁA GRZEGORZ		
SPECJALNOŚĆ	SIECI I INSTALACJE ELEKTRYCZNE		
Data	09.2009r.		